

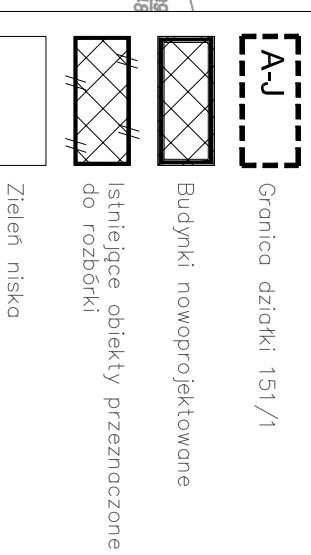


LEGENDA:

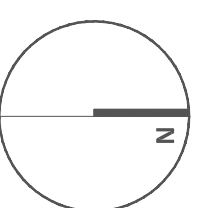

LEGENDA :

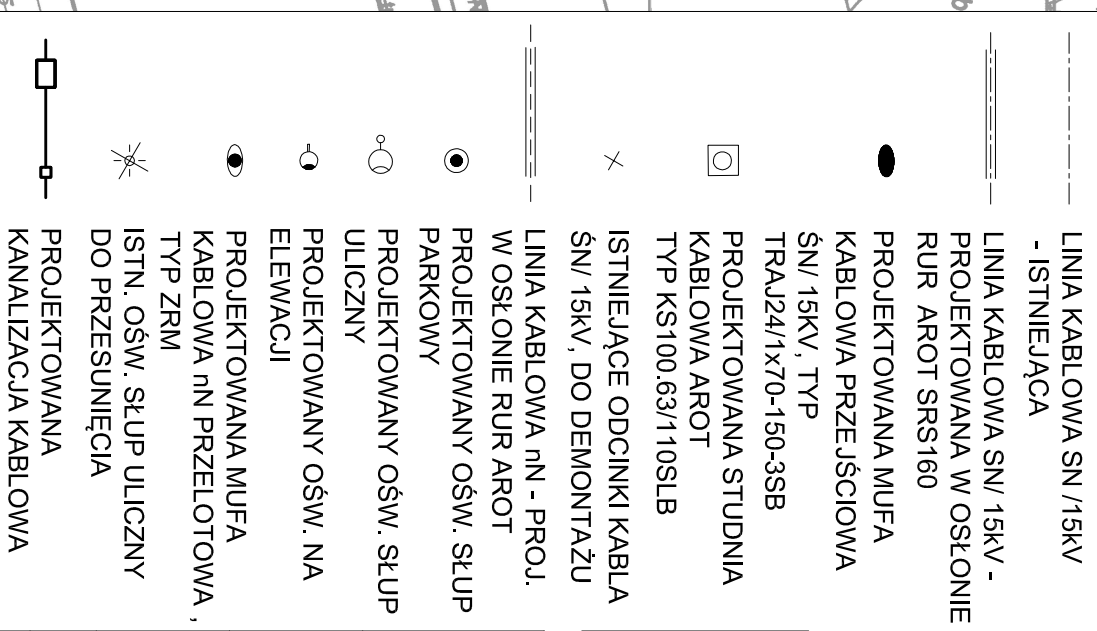

ZASTRZEŻENIA PRAWNE
 BIURO PROJEKTOWE NIE ODPWIADA ZA WYKORZYSTANIE NIEOSTATECZNYCH WERSJI PROJEKTU.
 WSZYSTKIE RYSUNKI POWINNY BYĆ ROZPATRYWANE RAZEM Z ODPWIEDNIMI OPRACOWANAMI BRAUNZOWYMI.
 JAKO CAŁOŚĆ PROJEKTU NALEŻY ROZUMIEĆ OPRACOWANIA PROJEKTOWE W FORMIE RYSUNKOWEJ I DOKUMENTACJE OPISOWĄ.
 NIEISTOTNE ODSTĄPIENIE OD ZATWIERDZONEGO PROJEKTU BUDOWLANEGO LUB INNYCH WARUNKÓW POZWOLENIA NA BUDOWĘ NIE
 WYMAGA UZYSKANIA DECYZJI O ZMIANIE POZWOLENIA NA BUDOWĘ ZGODNIE Z ART. 36A, UST. 5 PRAWA BUDOWLANEGO /

Nazwa inwestycji
Budowa Ośrodka Radioterapii na terenie wydzielonym ze Szpitala Specjalistycznego w Pile przy ul. Rydygiera, w skład którego wchodzi: część bunkrowa, część diagnostyczna i poradnie, hostel dla pacjentów, wraz z zagospodarowaniem terenu i infrastrukturą techniczną uzbrojenia terenu

Inwestor
Gmina Pila
 Plac Szażlica 10
 64-920 Pila

Adres budowy
 Szpital Specjalistyczny w Pile Im. Stanisława Szażlica
 ul. Rydygiera 1, 64-920 Pila

Data
 2014.11.24

Skala
 1:500

Rysunek numer
OR_PW_EN_10

Projektant
 tech. Marusz Sanewski

WKP/0301/ZOTP/06

Sprawdzający
 inż. Piotr Skrzyżczak

245/PW/93

Trasa kanalizacji kablowej



Spółka Projektowania Architektonicznego Sadowski Sadowski
 Spółka z ograniczoną odpowiedzialnością Spółka komandytowa
 ul. Podlaska 13, 60-623 Poznań
 Tel. 61 84 84 190, Fax 61 84 84 123, E-mail: spa@sps-sadowski.pl
 NIP 781-18-74-050; REGON 301954399; KRS 0000399782