




- ### LEGENDA
- GRANICA OPRACOWANIA
 - GRANICA STREFY POŻAROWEJ
 - KOMUNIKACJA (TRANZYT)
 - STREFA POCZEKALNI
 - STREFA ODPOCZYNKU
 - GRANICE PRACOWNI RENTGENOWSKICH

- ### ZAŁOŻENIA I UWAGI:
1. ROZMIESZCZENIE I WIELKOŚĆ POMIESZCZEŃ UZGODNIONO Z PERSONELEM ZAKŁADU RADIOLOGII W TOKU PRZYGOTOWANIA KONCEPCJI.
 2. NALEŻY WYKONAĆ PROJEKT OCHRONY RADIOLOGICZNEJ (OSŁON STAŁYCH ORAZ WENTYLACJI), WRAZ ZE ZGODĄ NA UŻYTKOWANIE APARATÓW RENTGENOWSKICH WYDANĄ PRZEZ PAŃSTWOWEGO WOJEWÓDZKIEGO INSPEKTORA SANITARNEGO (Dz.U. 2006 nr 180 poz. 1325) W CELU USTALENIA NEZBEDNYCH GRUBOŚCI OSŁON W PRZEGRODACH PRACOWNI RTG I MAMMOGRAFII.
 3. W GABINETACH ZAKŁADU RADIOLOGII WYKONYWANE SĄ BADANIA DIAGNOSTYCZNE PRZY UŻYCIU APARATÓW:
 - RTG,
 - USG,
 - MAMMOGRAFÓW,
 - TOMOGRAFÓW,
 - REZONANSU MAGNETYCZNEGO.
 4. ZATRUDNIENIE W ZAKŁADZIE RADIOLOGII
 - 18 LEKARZY I STARZYSTÓW,
 - 10 TECHNIKÓW RADIOLOGII,
 - 4 PIELEŃNIARKI,
 - 9 SEKRETAREK I PRACOWNIKÓW REJESTRACJI.
 5. PACJENCI SĄ UMAWIANI NA TERMIN WYKONANIA BADANIA. CZAS OCZEKIWANIA W POCZEKALNIACH, RTG, USG I MAMMOGRAFII NIE PRZEKRACZA 15-20min.
 6. KORYTARZ ZAKŁADU RADIOLOGII SŁUŻY JAKO TRANZYT POMIĘDZY ZAKŁADEM RADIOTERAPII (W PAWILONIE RADIOTERAPII- BUDYNEK "B") I ODDZIAŁAMI SZPITALNYMI POŁOŻONYMI NA WYŻSZYCH KONDYGNACJACH I W INNYCH BUDYNKACH WCO.

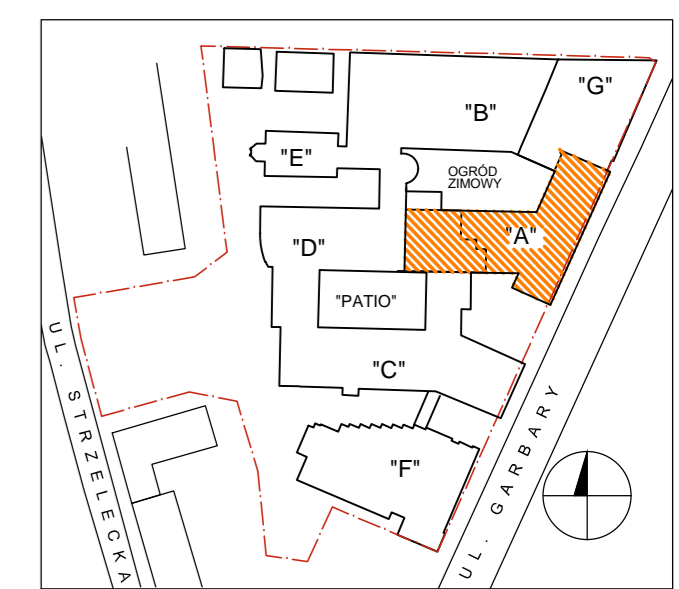

DOROTA ZAMELSKA PRACOWNIA PROJEKTOWA		ul. Wł. Gombrowicza 15, 61-344 Poznań e-mail: dorota.zamelska@bp.pl, tel. 0 607 395 005	
OBIEKT: WIELKOPOLSKIE CENTRUM ONKOLOGII W POZNANIU UL. GARBARY 15			
PROJEKT: PRZEBUDOWA ZAKŁADU RADIOLOGII (PARTER STAREGO BUDYNKU)		NR ARKUSZA: 01	
RYSUNEK: TECHNOLOGIA - RZUT		ETAP: KONCEPCJA	
DATA: czerwiec 2017		SKALA: 1:100	
PROJEKTANT: mgr inż. arch. Dorota Zamelska upr.nr OKK/UpB/25/2005			