

Kable przy wyjściu z ziemi, prowadzić w fosse i w kablowi 15002 w kierunku kablowym stółowym pełnym o szer. 100mm z pokrywą

istniejące drabinki kablowe


istniejące w podłodze kanały kablowe

NR POK.	NAZWA POK.	POWIERZCHNIA UŻYTKOWA
-101	KL. SCHOODOWA	21,31
-102	MAGAZYNIEK	12,88
-103	RECEPCJA/TELEFICZNA	23,98
-104	KOMUNIKACJA	11,71
-105	POK. GOSPODARCZY	22,40
-106	CENTRALA KLIMATYZACYJNA	79,22
-107	SŁUZA	7,96
-108	ŁAZIENKA	6,16
-109	GABINET ORYGNATORA	34,14
-110	KL. SCHOODOWA - 2	33,25
-111	MAGAZYNIEK	15,52
-112		5,53
-113		8,55
-114		50,28
-115		2,51
-116		7,08
-117		12,10
-118		64,25
-119		78,29
-120		15,33
-121		6,02
-122		556,69
-123		
-124		
R A Z E M :		
556,69		

NR POK.	NAZWA POK.	POWIERZCHNIA UŻYTKOWA
-101	KOMUNIKACJA	107,54
-102	POWIERZCZENIE C.O.	45,47
-103	POWIERZCZENIE C.O.	14,44
-104	POWIERZCZENIE C.O.	48,14
-105	SŁUZA	11,46
-106		38,63
-107		3,85
-108		14,07
-109		1,80
-110		6,98
-111		34,14
-112		5,97
-113		24,59
-114		20,78
-115		13,27
-116		64,23
-117		6,89
-118		6,40
-119		7,08
-120		2,25
-121		2,81
-122		13,91
-123		20,78
-124		19,10
R A Z E M :		
529,24		

NR POK.	NAZWA POK.	POWIERZCHNIA UŻYTKOWA
-101	KL. SCHOODOWA	10,41
-102	KOMUNIKACJA	30,79
-103	KOMUNIKACJA	31,40
-104	KOMUNIKACJA	24,53
-105	WC	5,91
-106		28,26
-107		2,27
-108		12,68
-109		15,95
-110		15,91
-111		7,26
-112		19,52
-113		9,25
-114		37,29
-115		21,02
-116		14,69
-117		113,54
-118		8,25
-119		30,11
-120		26,37
-121		2,98
-122		14,11
-123		18,99
-124		11,50
-125		15,68
-126		15,79
-127		3,69
-128		32,41
-129		17,76
-130		2,78
-131		11,82
-132		14,26
-133		11,13
-134		11,56
-135		24,01
-136		24,22
-137		2,51
-138		13,85
R A Z E M :		
728,27		

PŁYNICE (CZ.-C.-D.-I.-PATIO) RAZEM : 1813,20m<sup>2</sup>

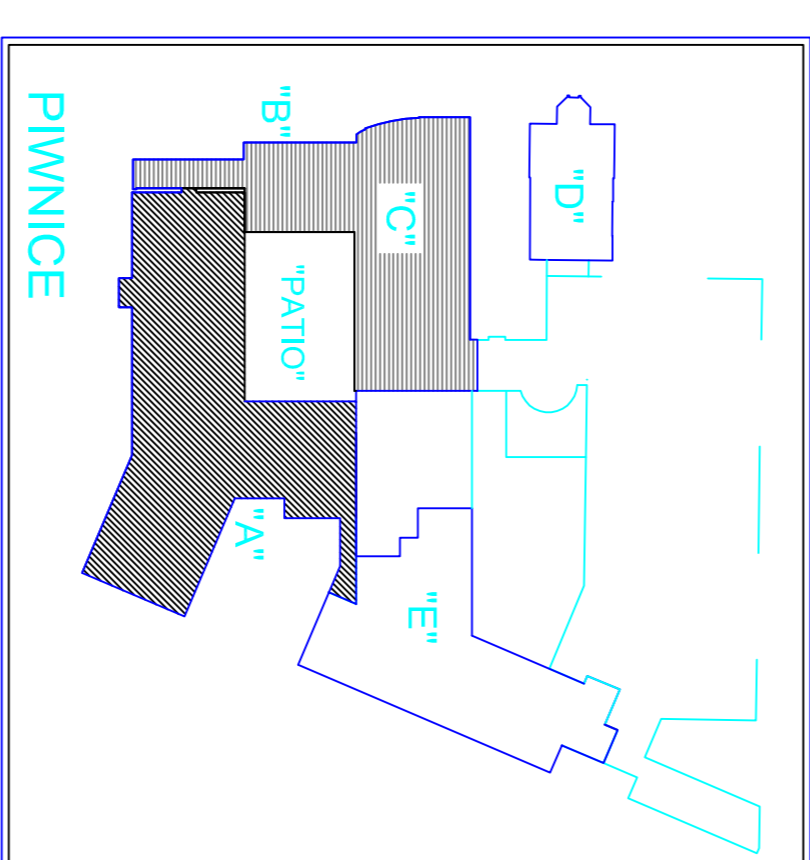

**Dział Inwestycji i Remontów**

ul. Galerii 15, 61-466 Poznań  
Tel. (61) 9850 01 07, fax (61) 9850 07 33

Wielkopolskie Centrum Odkrycia i Rozwoju Nauki  
KONWERSYJNA PRACOWNIA WYBUDOWANA W BUDOWNI 539

Plan trasy linii zasilającej rozdzielnicę główną wentylacji budynku

Wielkopolskie Centrum Odkrycia i Rozwoju Nauki, Galerii 15

Wielkopolskie Centrum Odkrycia i Rozwoju Nauki  
ul. Galerii 15, 61-466 Poznań  
Tel. (61) 9850 01 07, fax (61) 9850 07 33

**E02**  
Skala: 1 : 100  
Data oprac.: 10.02.2012