 


















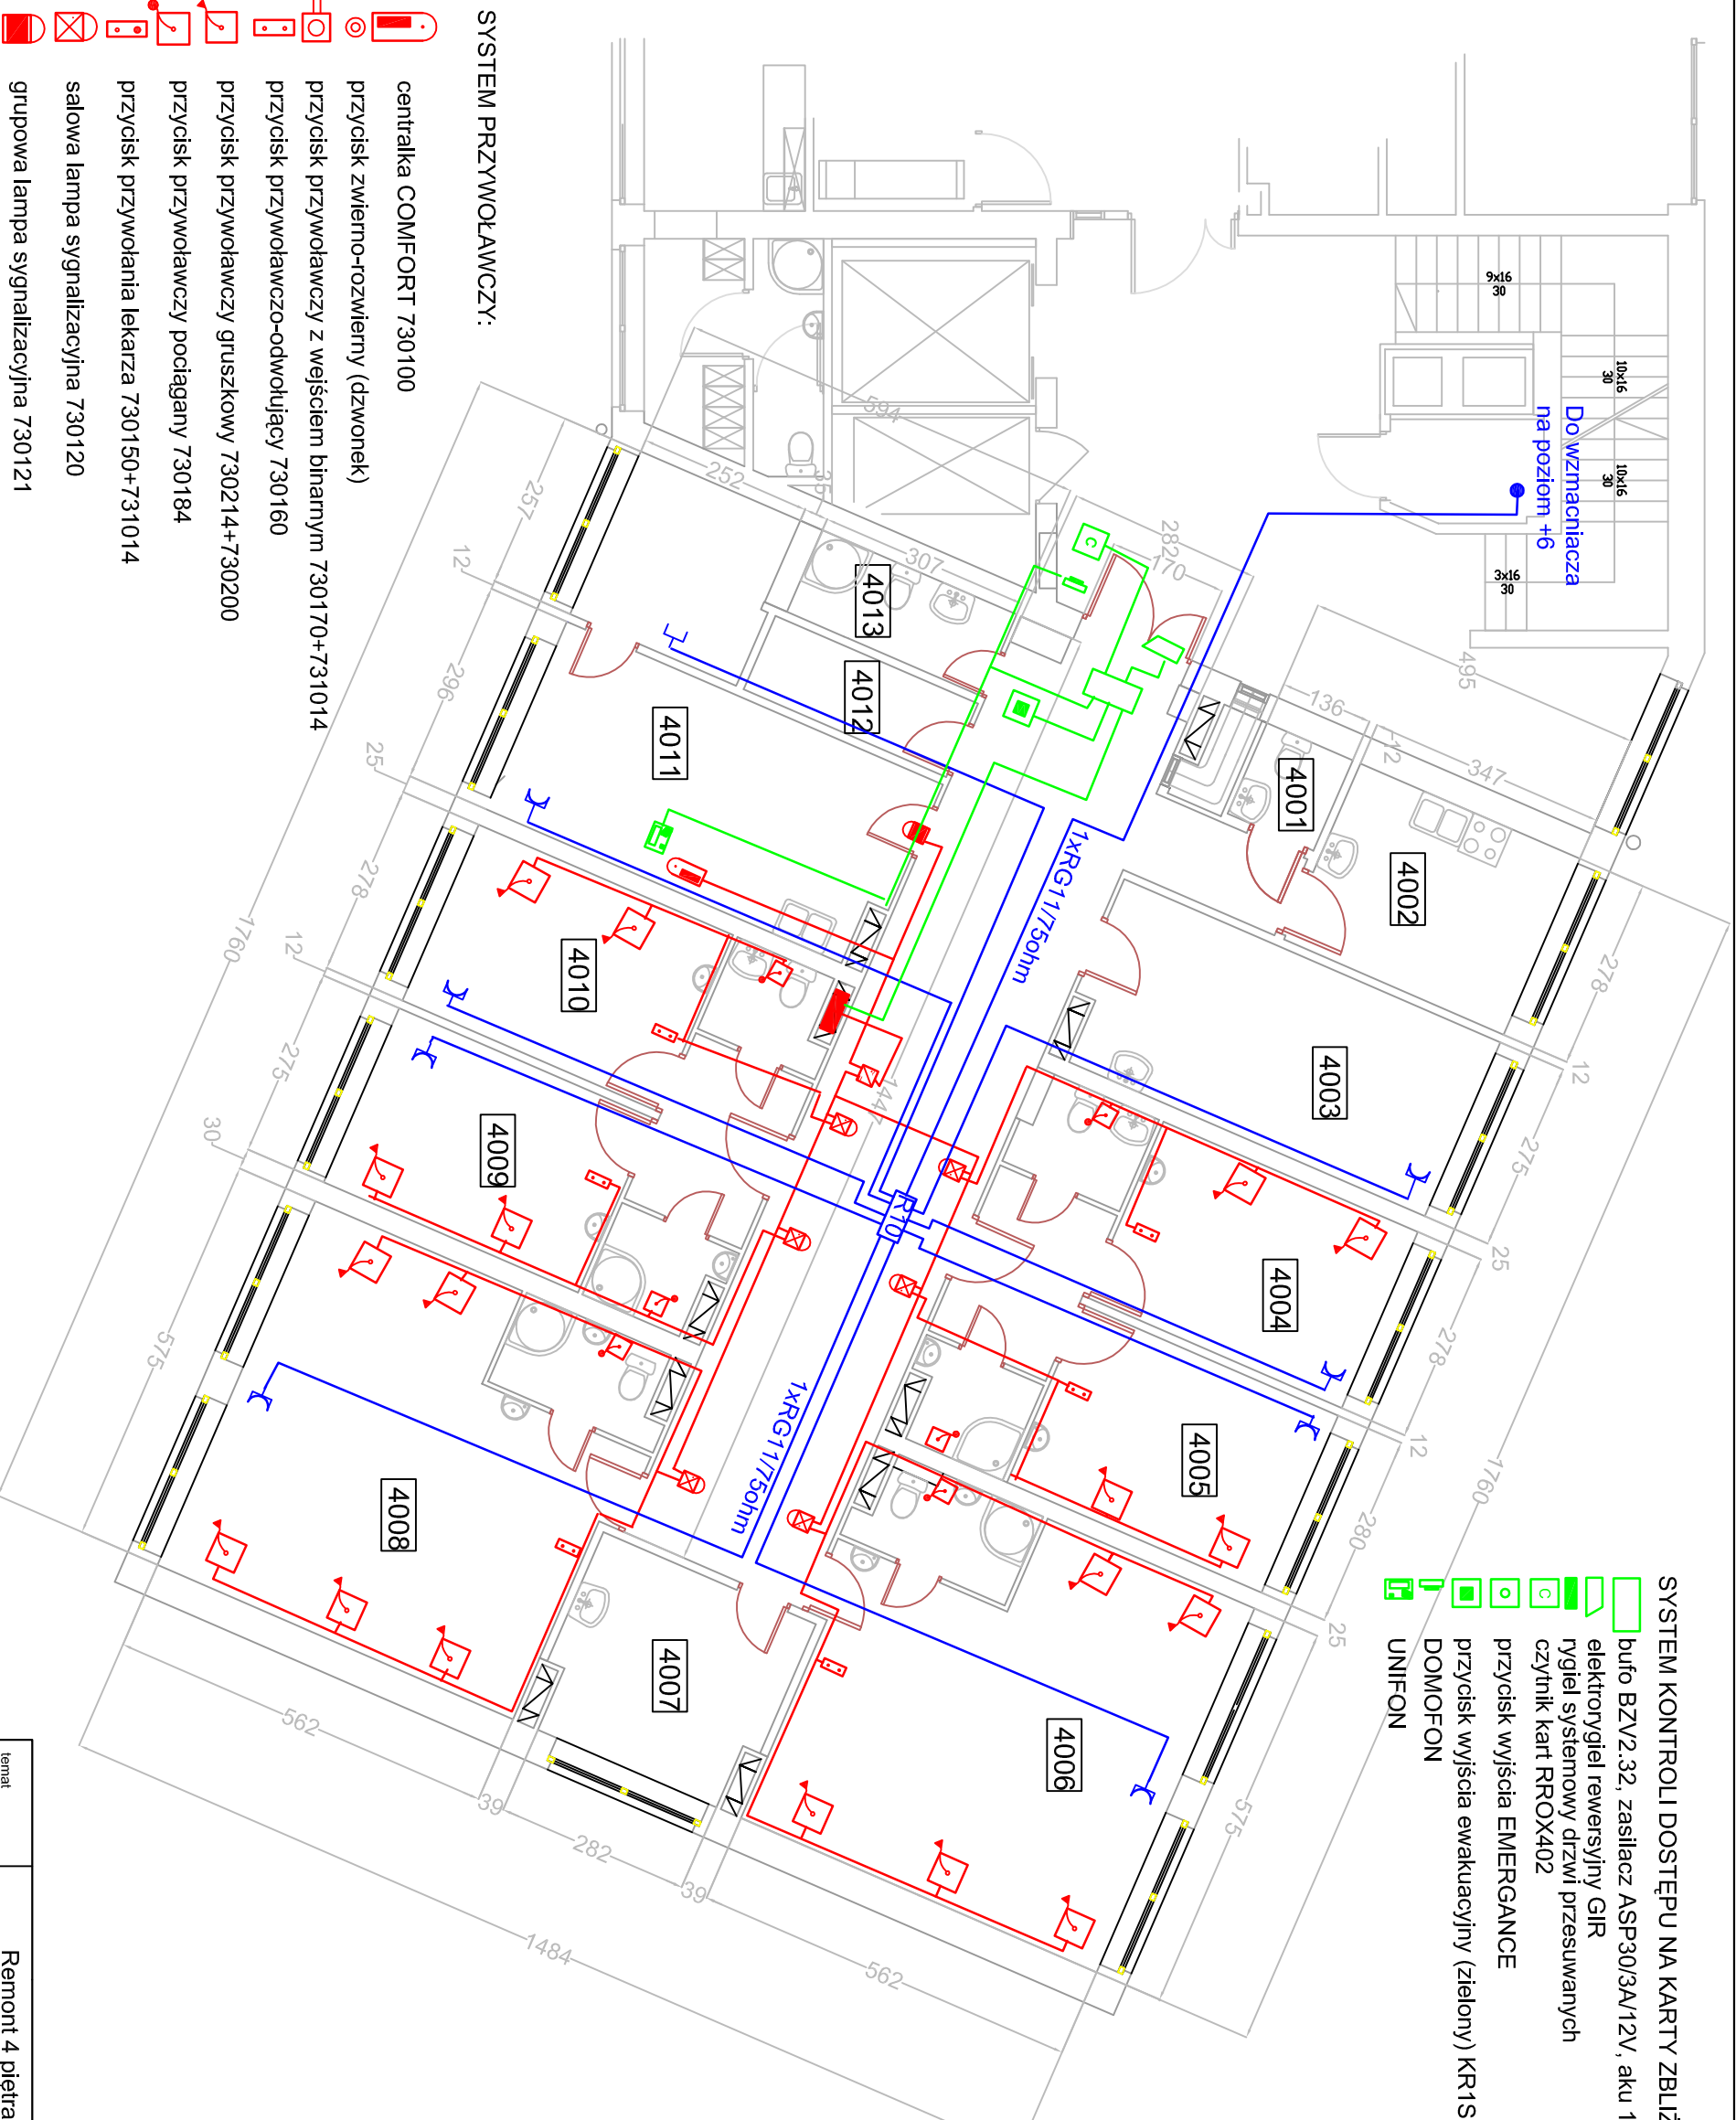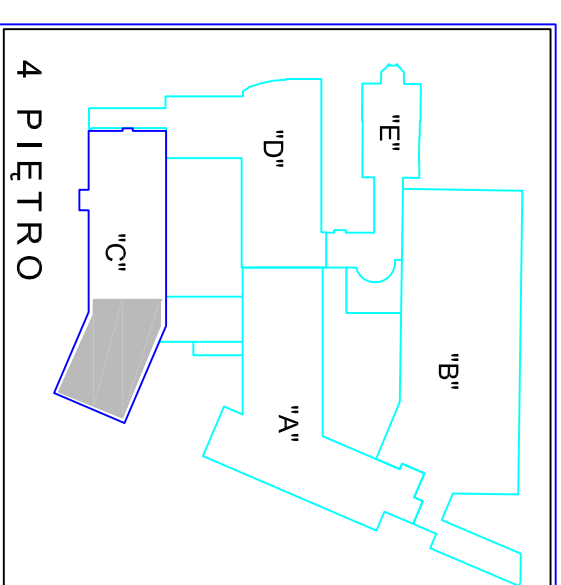




SYSTEM KONTROLI DOSTĘPU NA KARTY ZBLIŻENIOWE PROX



-  bufo BZV2.32, zasilacz ASP30/3A/12V, aku 12V/17V
-  elektronygiel rewersyjny GIR
-  rygiel systemowy drzwi przesuwaných
-  czytnik kart RROX402
-  przycisk wyjścia EMERGANCE
-  przycisk wyjścia ewakuacyjny (zielony) KR1SR
-  DOMOFON
-  UNIFON



SYSTEM PRZYWOŁWCZY:

-  centralka COMFORT 730100
-  przycisk zwierno-rozwierny (dzwonek)
-  przycisk przywoławczy z wejściem binarnym 730170+731014
-  przycisk przywoławczo-odwołujący 730160
-  przycisk przywoławczy gruszkowy 730214+730200
-  przycisk przywoławczy pociągany 730184
-  przycisk przywołania lekarza 730150+731014
-  salowa lampa sygnalizacyjna 730120
-  grupowa lampa sygnalizacyjna 730121
-  zasilacz 2x150 730254+730234
-  obwód zasilania zasilaczy YDyp3x1,5
-  obwody sygnalizacyjne YTKSY 2x2x0,6
-  magistrala YTKSYekw 2x2x0,6

UWAGA - Należy wykorzystać istniejące przewodowanie instalacji przywoławczej. Wymianie na nowe podlegają osprzęt i centrala.

INSTALACJA RTV:  
 gniazdo RTV  
 okablowanie instalacji RTV

| TABELA POMIESZCZEN |         |                     |             |
|--------------------|---------|---------------------|-------------|
| CZĘŚĆ OBIEKTU      | NR POM. | NAZWA POMIESZCZENIA | POW. UŻYTK. |
| "C"                | 4001    | BASENOWNIA          | 1,49        |
|                    | 4002    | KUCHNIA             | 9,64        |
|                    | 4003    | DYŻURKA LEKARZY     | 16,02       |
|                    | 4004    | LAZIENKA CHORYCH    | 2,52        |
|                    | 4005    | SALA CHORYCH        | 11,17       |
|                    | 4006    | PRYSZNIC            | 2,46        |
|                    | 4007    | SALA CHORYCH        | 29,23       |
|                    | 4008    | LAZIENKA CHORYCH    | 3,33        |
|                    | 4009    | GABINET ZABIEGOWY   | 9,59        |
|                    | 4010    | SALA CHORYCH        | 29,23       |
|                    | 4011    | LAZIENKA CHORYCH    | 3,33        |
|                    | 4012    | LAZIENKA CHORYCH    | 2,37        |
|                    | 4013    | LAZIENKA CHORYCH    | 2,37        |

R A Z E M :

|               |  |            |          |
|---------------|--|------------|----------|
| temat         | Remont 4 piętra części zachodniej budynku C WIELKOPOLSKIEGO CENTRUM ONKOLOGII      | NR RYSUNKU | 5        |
| inwestor      | Wielkopolskie Centrum Onkologii, ul Garbary 15, 61-866 Poznań                      | skala:     | 1 : 100  |
| treść rysunku | Instalacje elektryczne - system przywoławczy, kontroli dostępu i domofonu oraz RTV | data:      | 05. 2008 |
| opracował:    | inż. Henryk Kamiński, mgr inż. Ryszard Ciarkowski                                  |            |          |